




五霞町環境浄化センター

位置図 縮尺 1 : 20,000

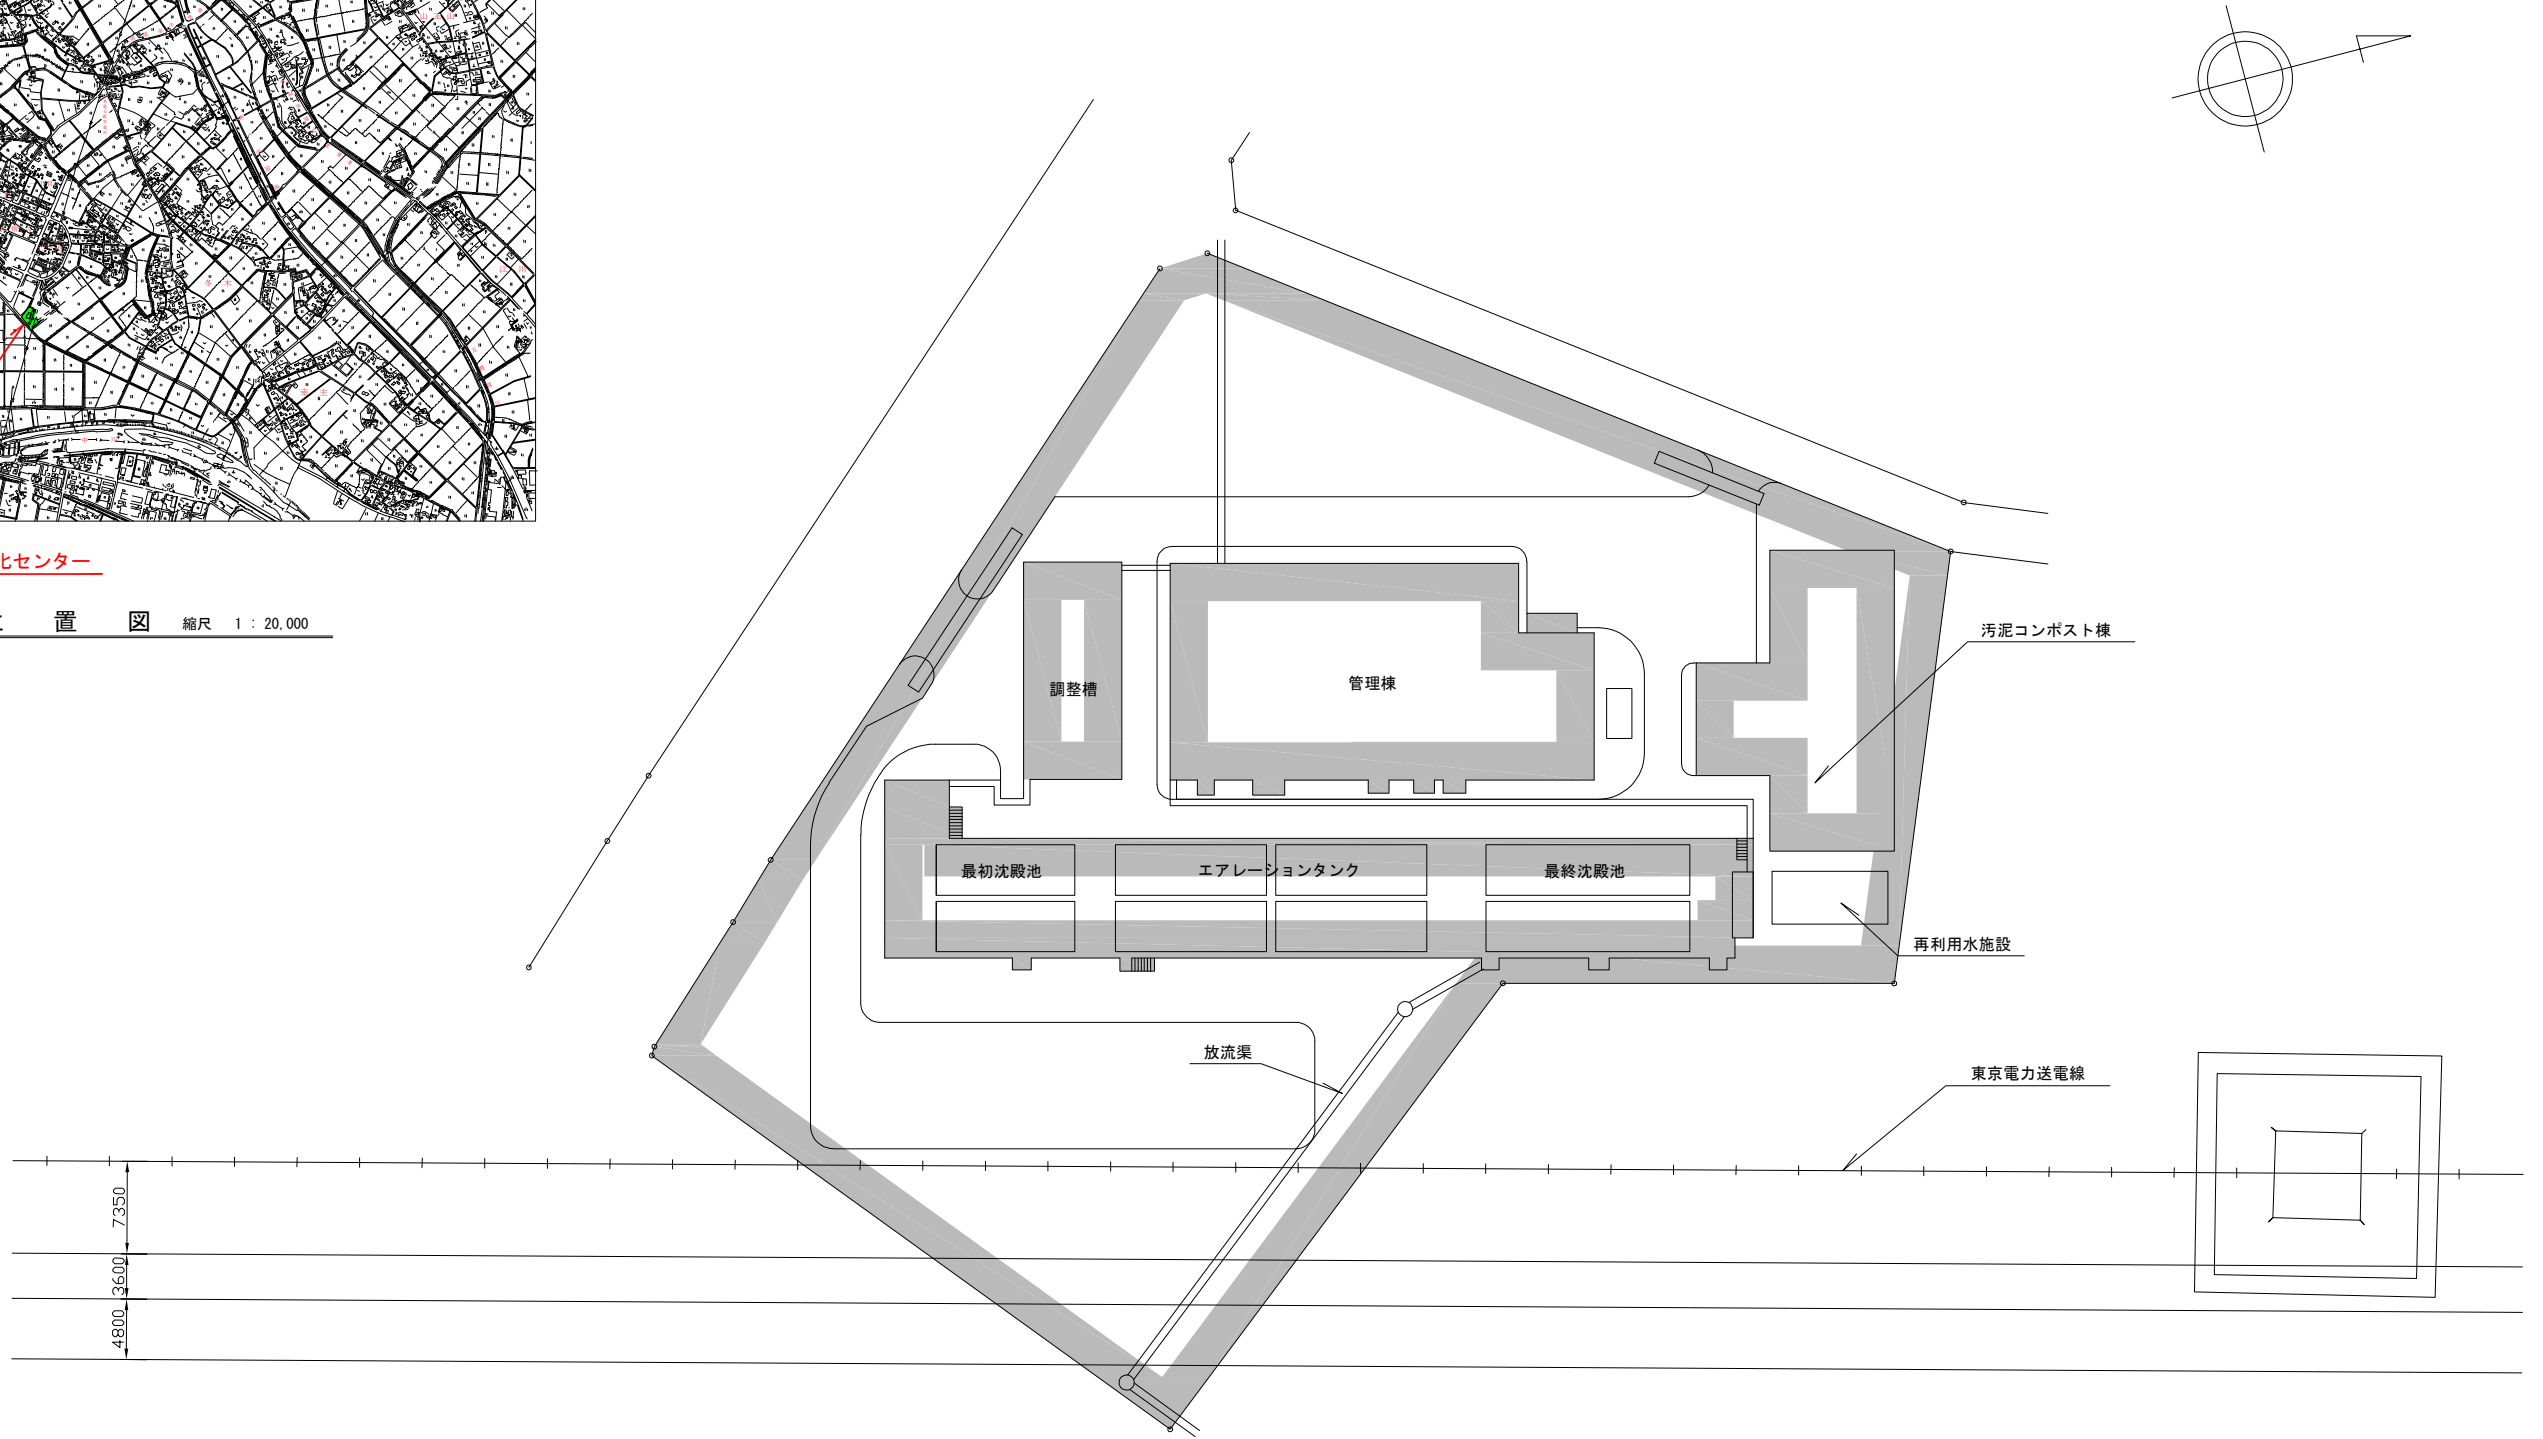

全体平面図 S=1/300

事業名	五霞町公共下水道 全体計画	図面枚数 1 1 縮尺 図示
事業主	茨城県 五霞町	設計 令和7年度